


RZUT PIĘTRA I
INSTALACJA LOGICZNA
SKALA 1:200

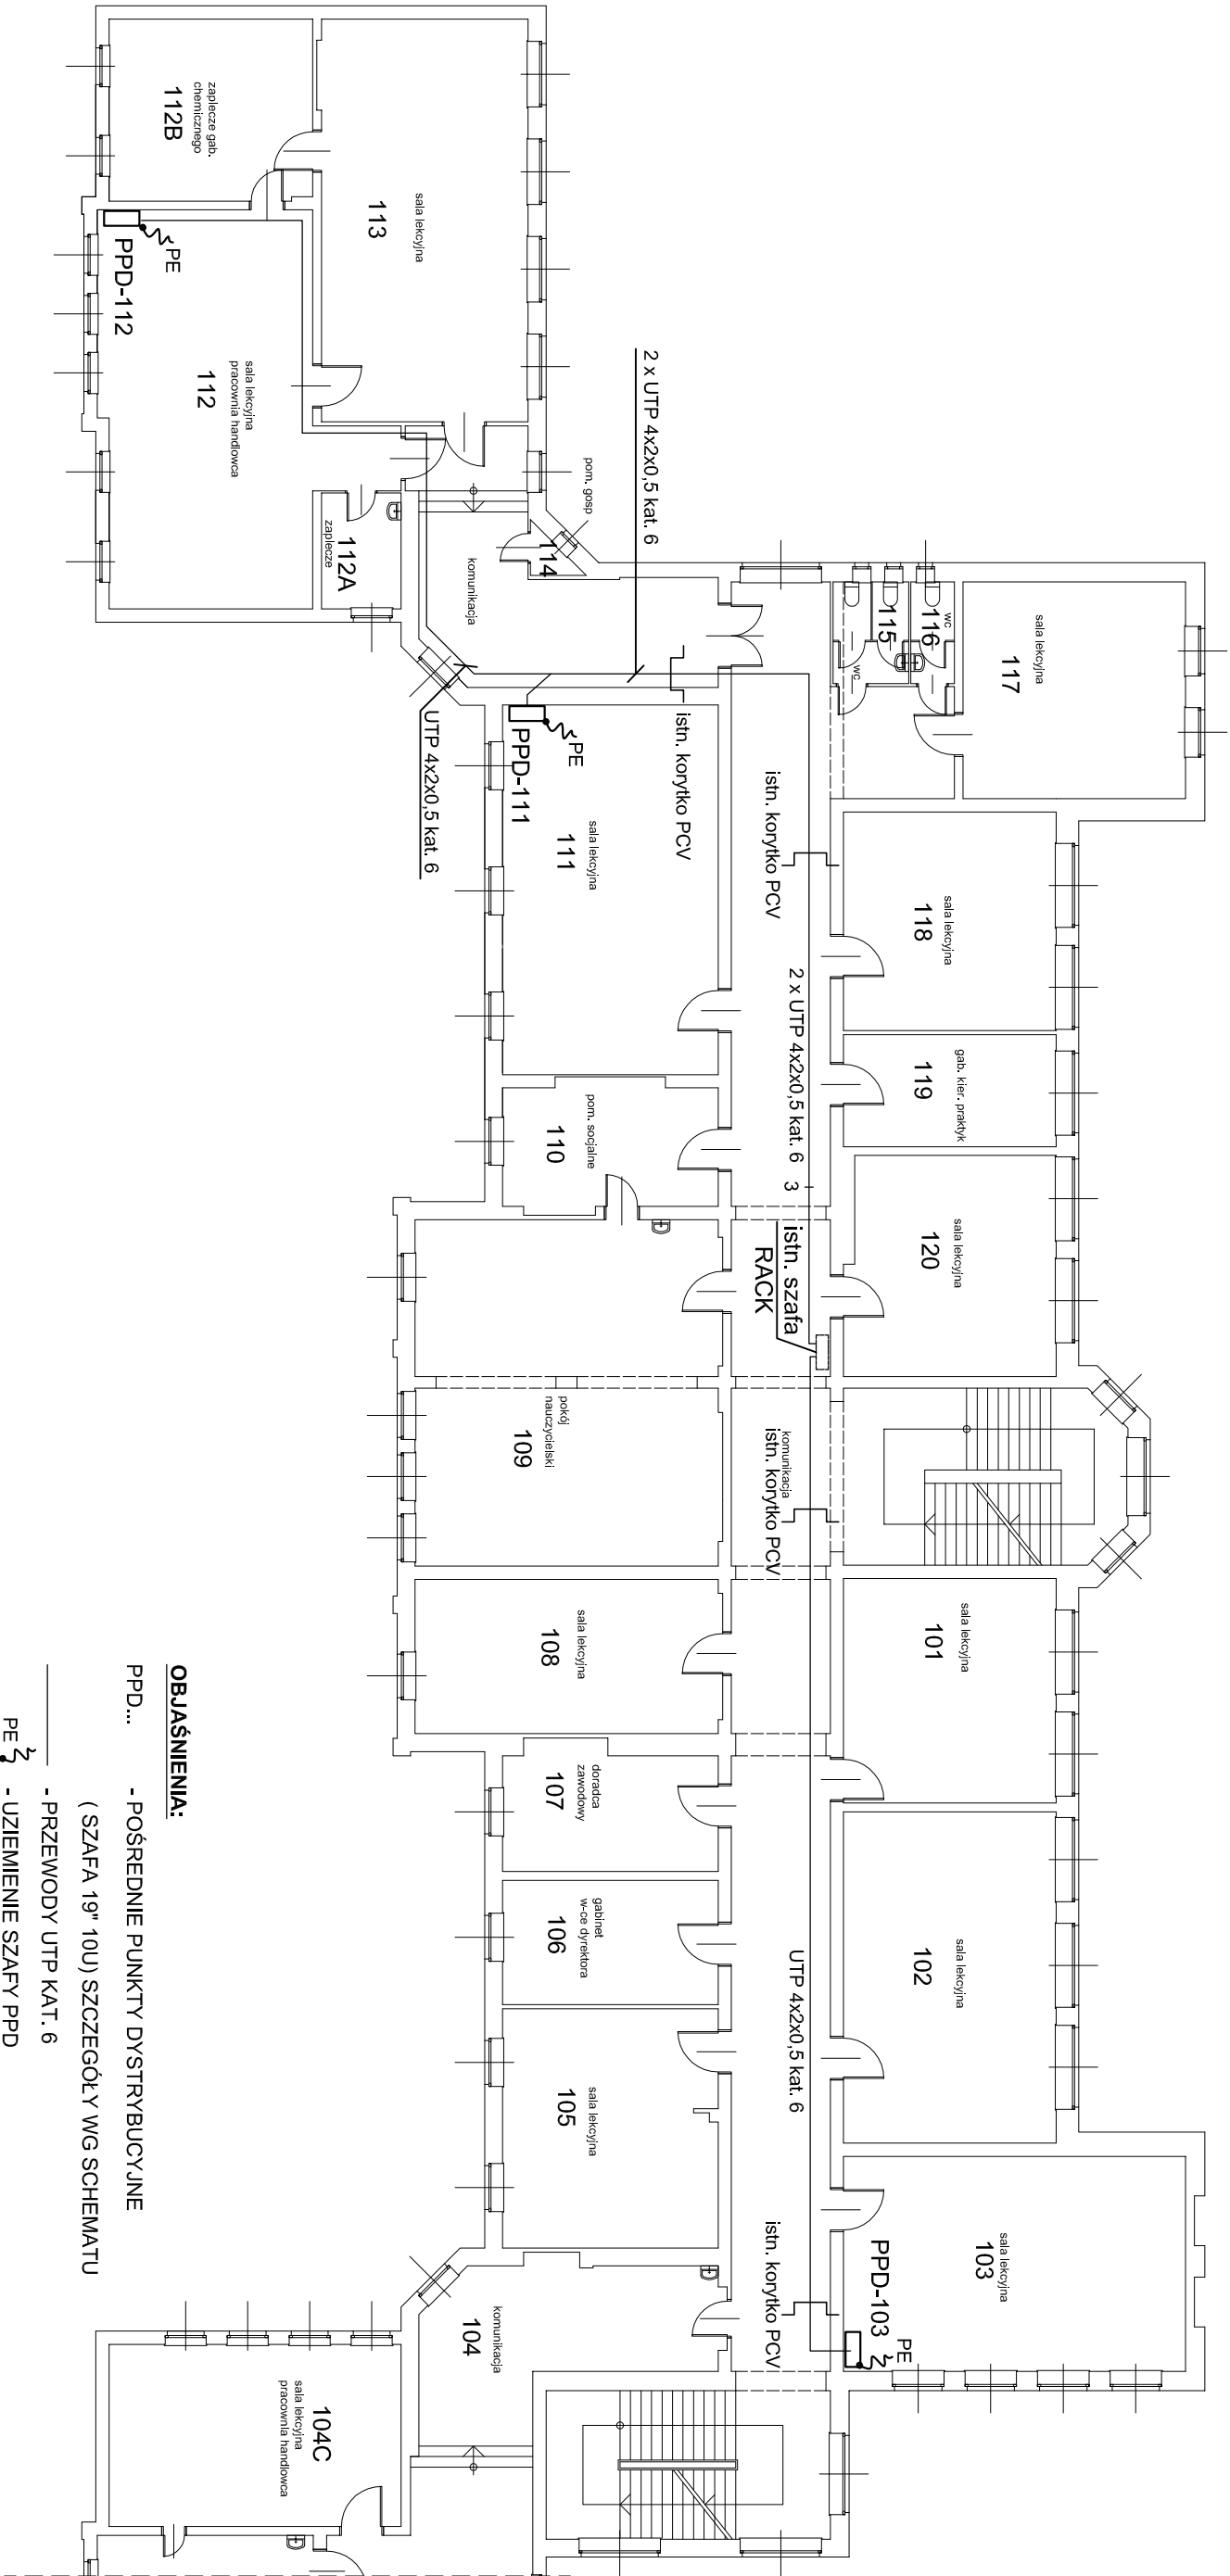

OBSAŚNIENIA:

- PPD... - POŚREDNIE PUNKTY DYSTRYBUCYJNE
(SZAFA 19" 10U) SZCZEGÓŁY WG SCHEMATU
- PE 2 - PRZEWODY UTP KAT. 6
- PE 2 - UZIEMIENIE SZAFY PPD

UWAGA:

Pośrednie punkty dystrybucyjne PPD uzmiemnić poprzez podłączenie ich do szyny PE w tablicy TP-2 linką LgYŻo 6 koloru zielono-żółtego.

ZAKŁAD INSTALACJI ELEKTRYCZNYCH ELKO 75-411 Koszalin, ul. Partyzantów 14, tel/fax (094) 34-74-300 biuro@elko-koszalin.pl		Nr rys. E - 9
Obiekt	Remont wewnętrznych instalacji elektrycznych pierwszego piętra w Zespole Szkół nr 1 im. M. Kopernika ul. W. Andersa 30, 75-625 Koszalin	
Investor	Zespół Szkół nr 1 im. M. Kopernika Koszalin, ul. W. Andersa 30, 75-625 Koszalin	Przebieg: PW
Treść	Rzut piętra I - instalacje logiczne	Skala 1:200
Brama	TELETECHNICZNA	
Projektował	mgr inż. Ryszard Sowiński Upr. Bud. Nr A/PN/B/83/00/184/81 w specjalności: instalacyjno-inżynierskiej w zakresie instalacji elektrycznych	
Sprawdził	mgr inż. Łukasz Kosiński Upr. Nr ZAP/0160/PW/BE/16 w specjalności: instalacyjnej w zakresie sieci, instalacji i urządzeń elektrycznych i elektroenergetycznych bez ograniczeń	